


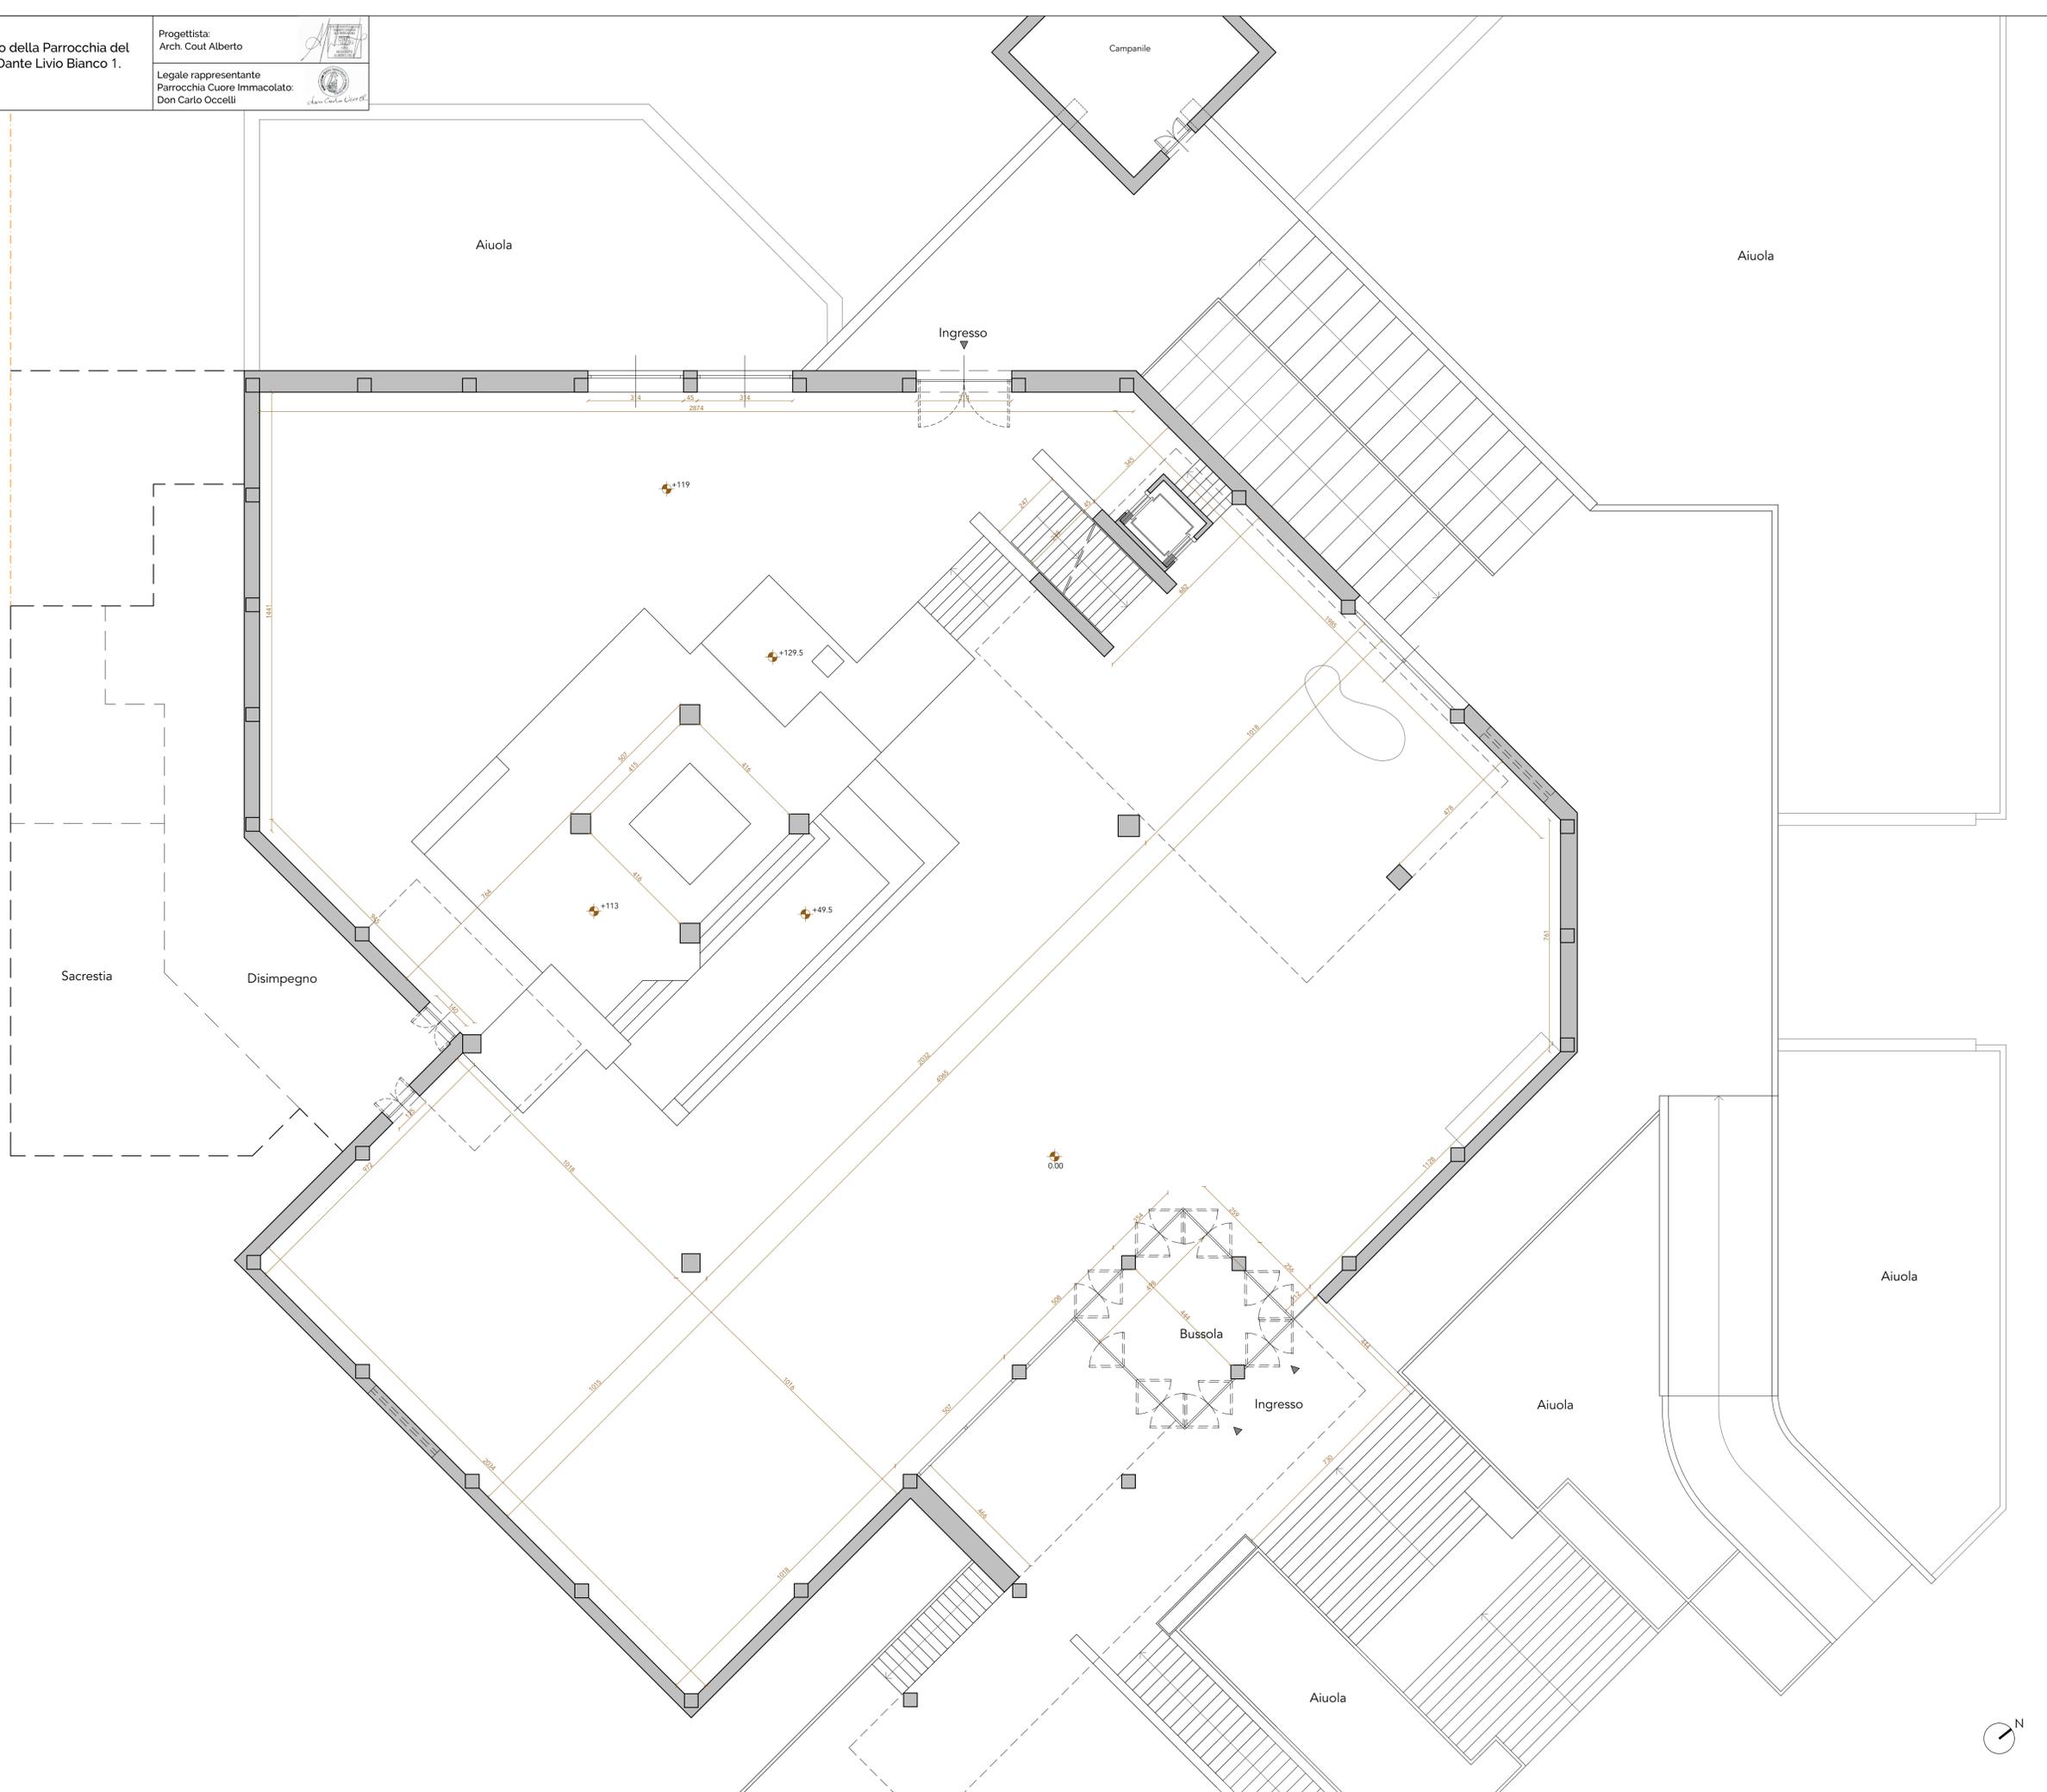

PIANTA STATO DI FATTO

Pianta Piano Terra
Scala 1:100



Rifunzionalizzazione delle aree di culto della Parrocchia del Cuore Immacolato, sita in Cuneo, Via Dante Livio Bianco 1.

Progettista:
Arch. Cout Alberto




Legale rappresentante
Parrocchia Cuore Immacolato:
Don Carlo Ocelli



SUPERFICI - STATO DI FATTO

Pianta Piano Terra
Scala 1:300

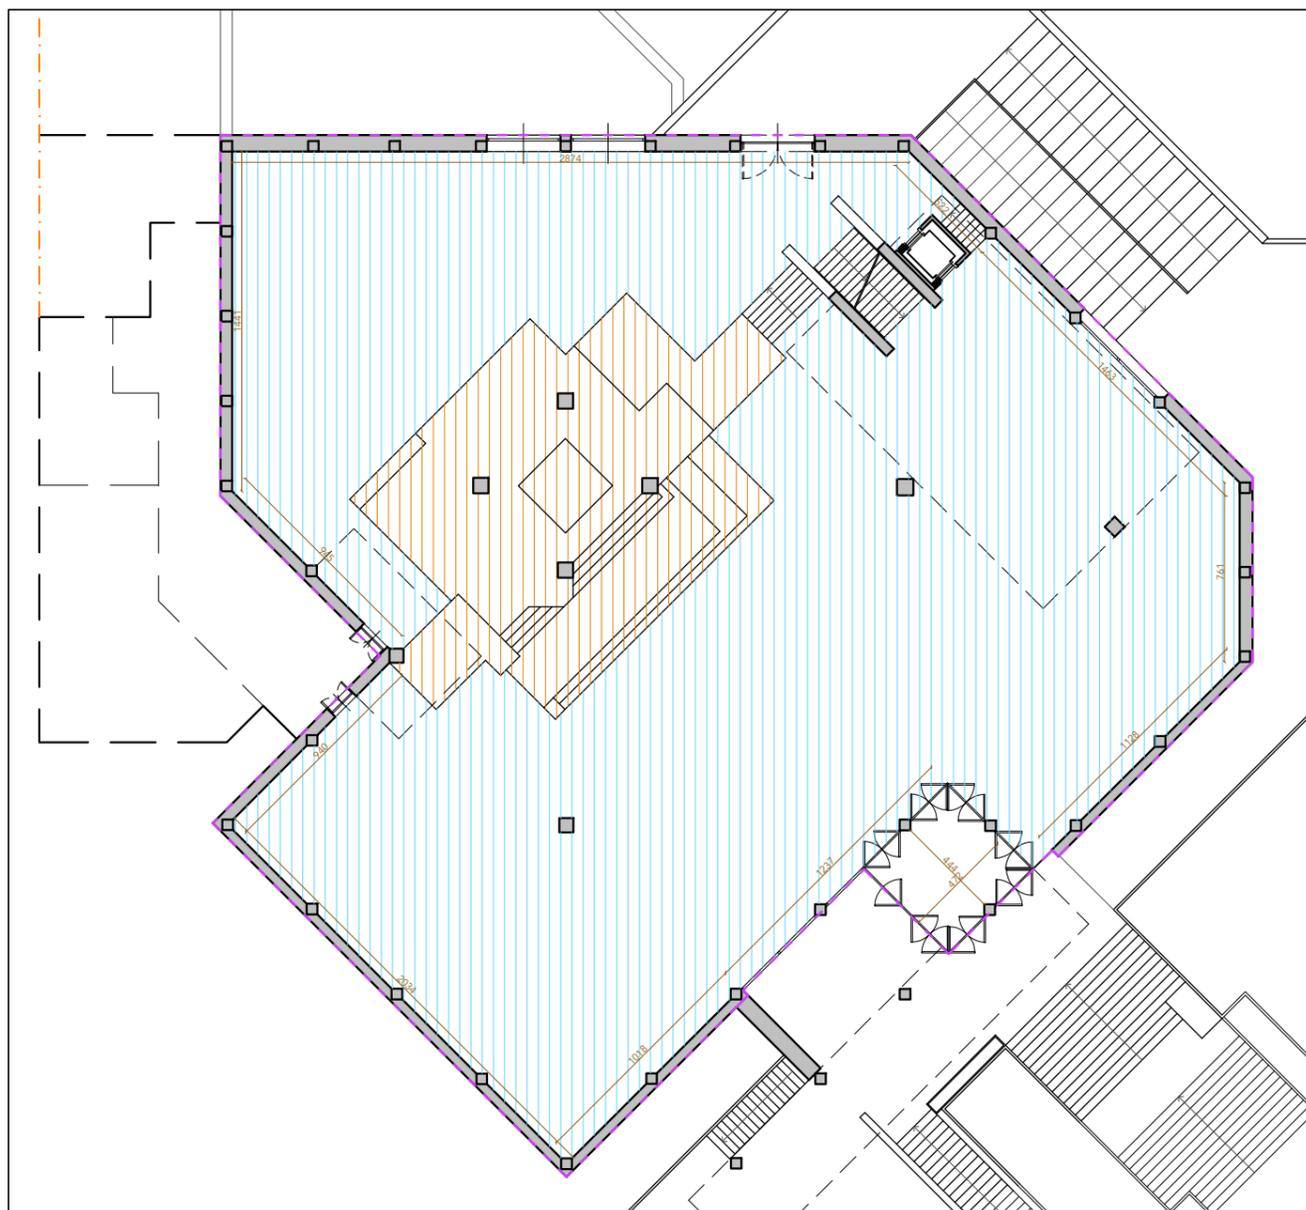

Legenda


 Pavimentazione in granito rosa - S = 1036.10 mq

 Pavimentazione in marmo bianco - S = 188.30 mq

 Superficie tot= 1355 mq

AREE INTERESSATE DALL'INTERVENTO

Pianta Piano Terra
Scala 1:300

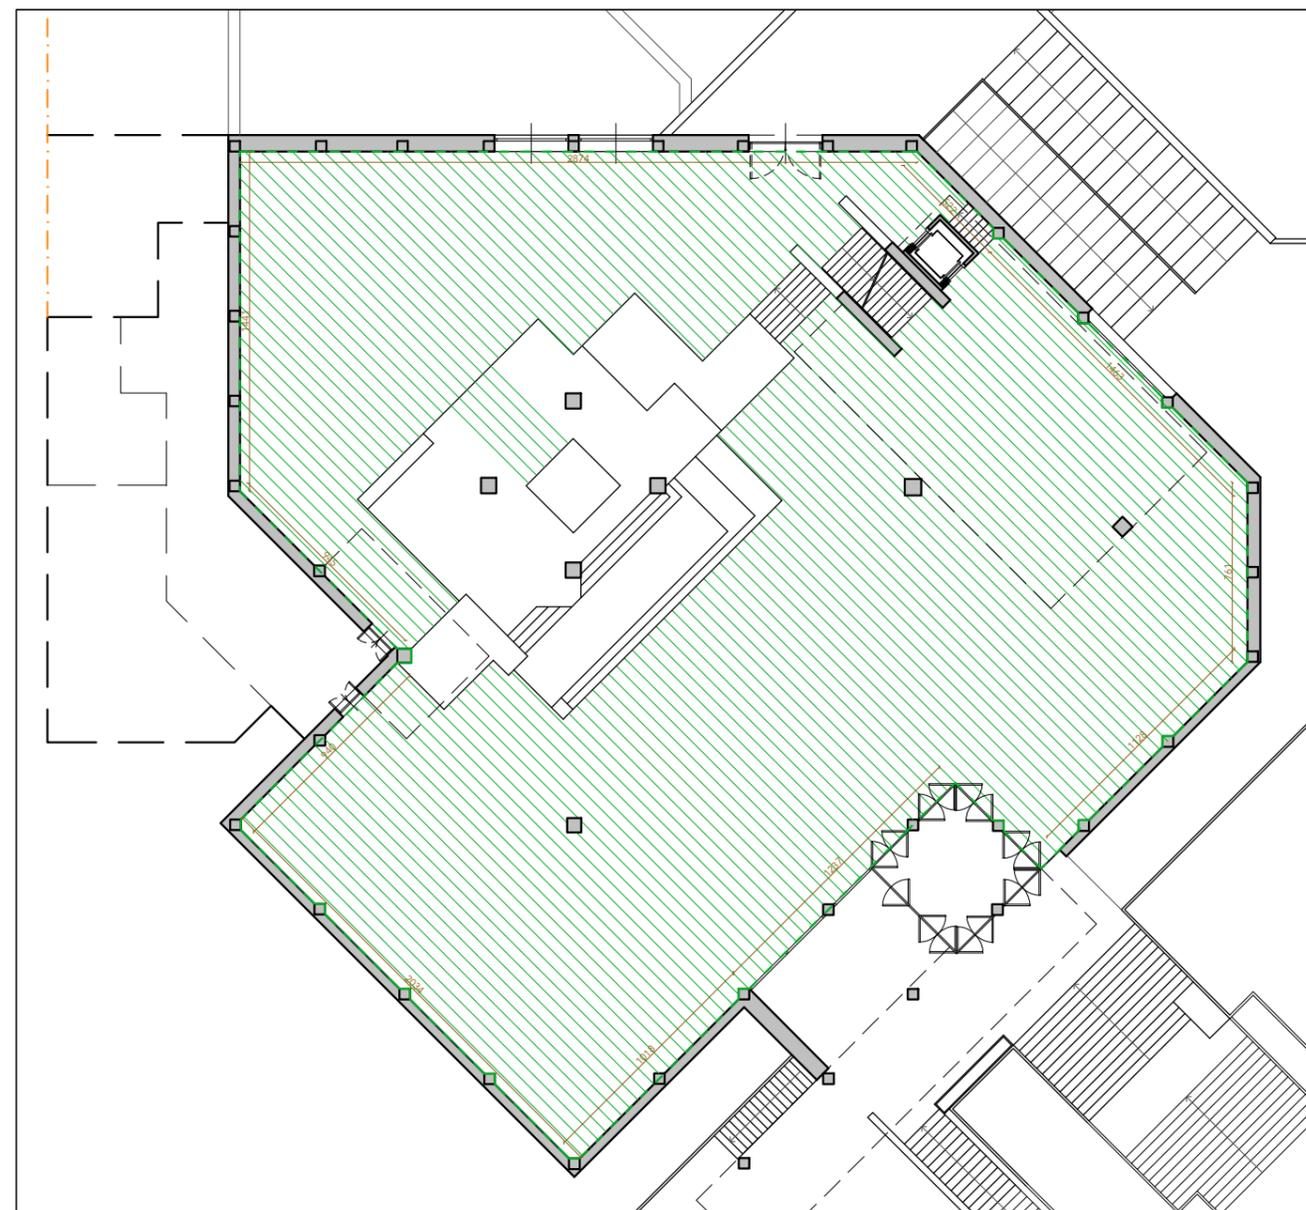

Legenda


 Aree oggetto di intervento ammesse a contributo - S= 1049.25 mq



PIANTA STATO DI PROGETTO

Pianta Piano Terra
Scala 1:100


Nuova pavimentazione in progetto

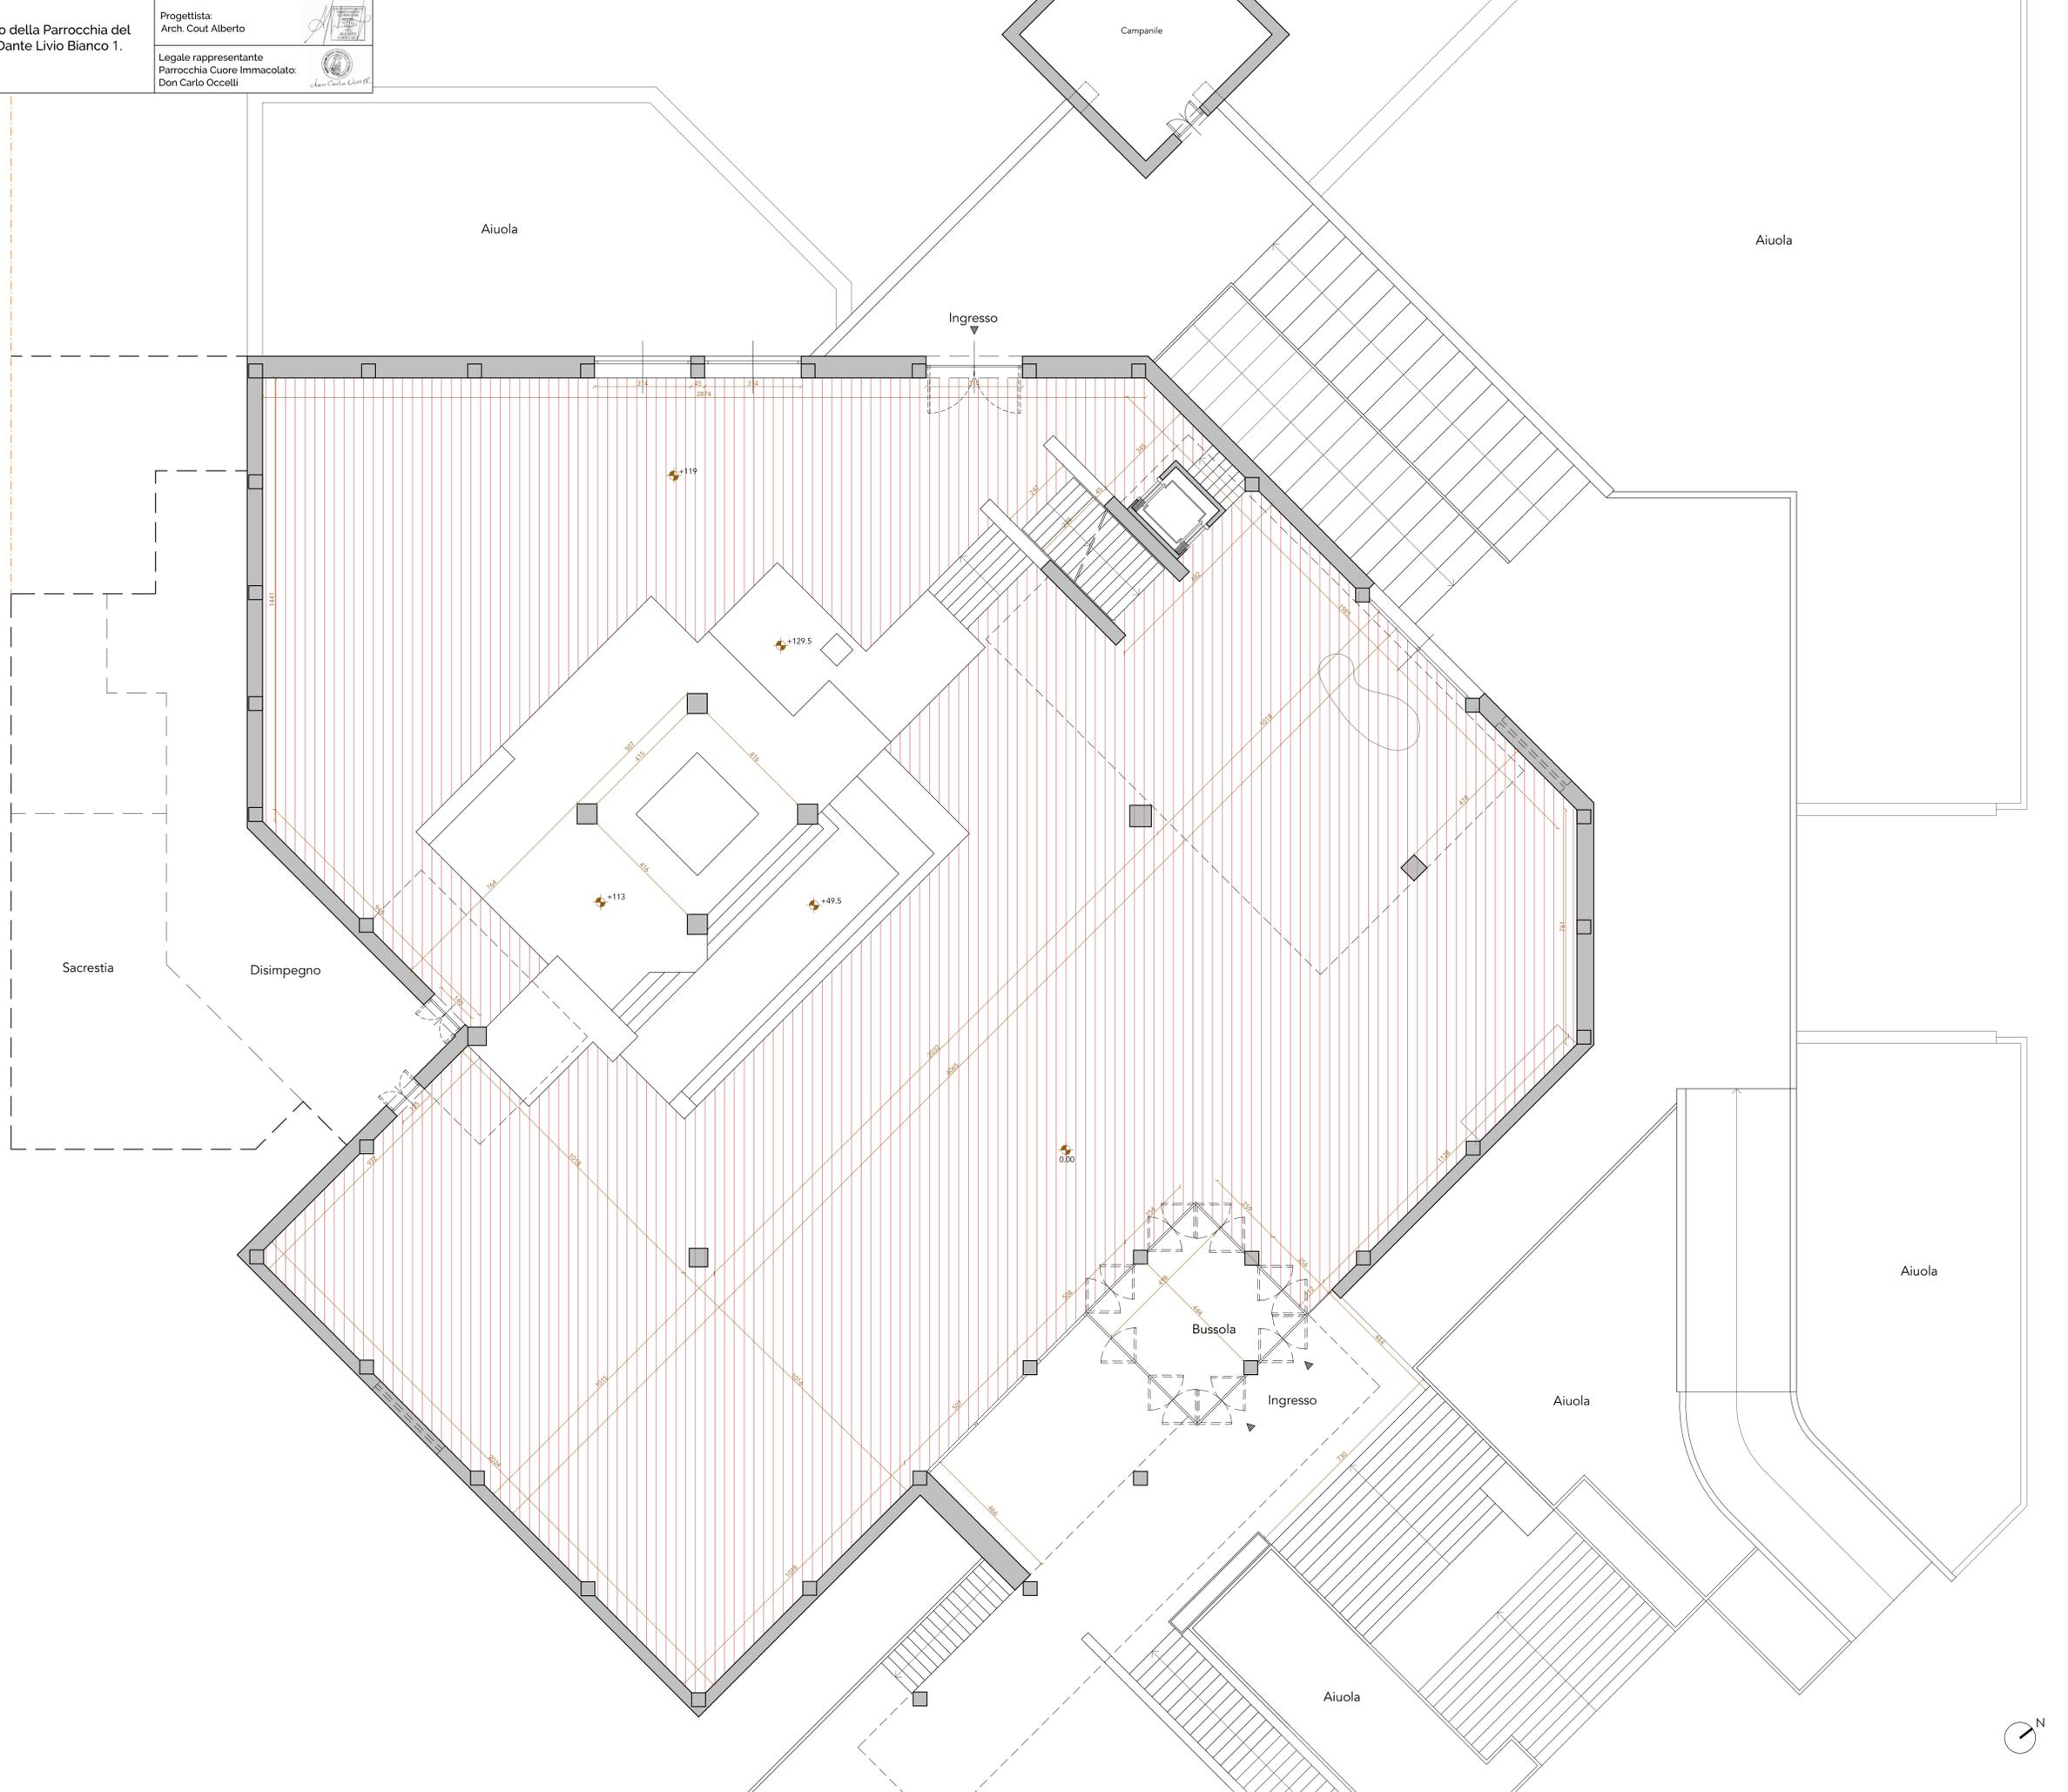

PIANTA STATO DI PROGETTO
Progetto Impianto Audio

Pianta Piano Terra
Scala 1:100

Simbolo	Descrizione
	Armadio rack impianto audio
	Pannello di controllo impianto audio
	Subwoofer impianto audio coro
	Postazione microfonica impianto audio
	Difusore sonoro impianto audio

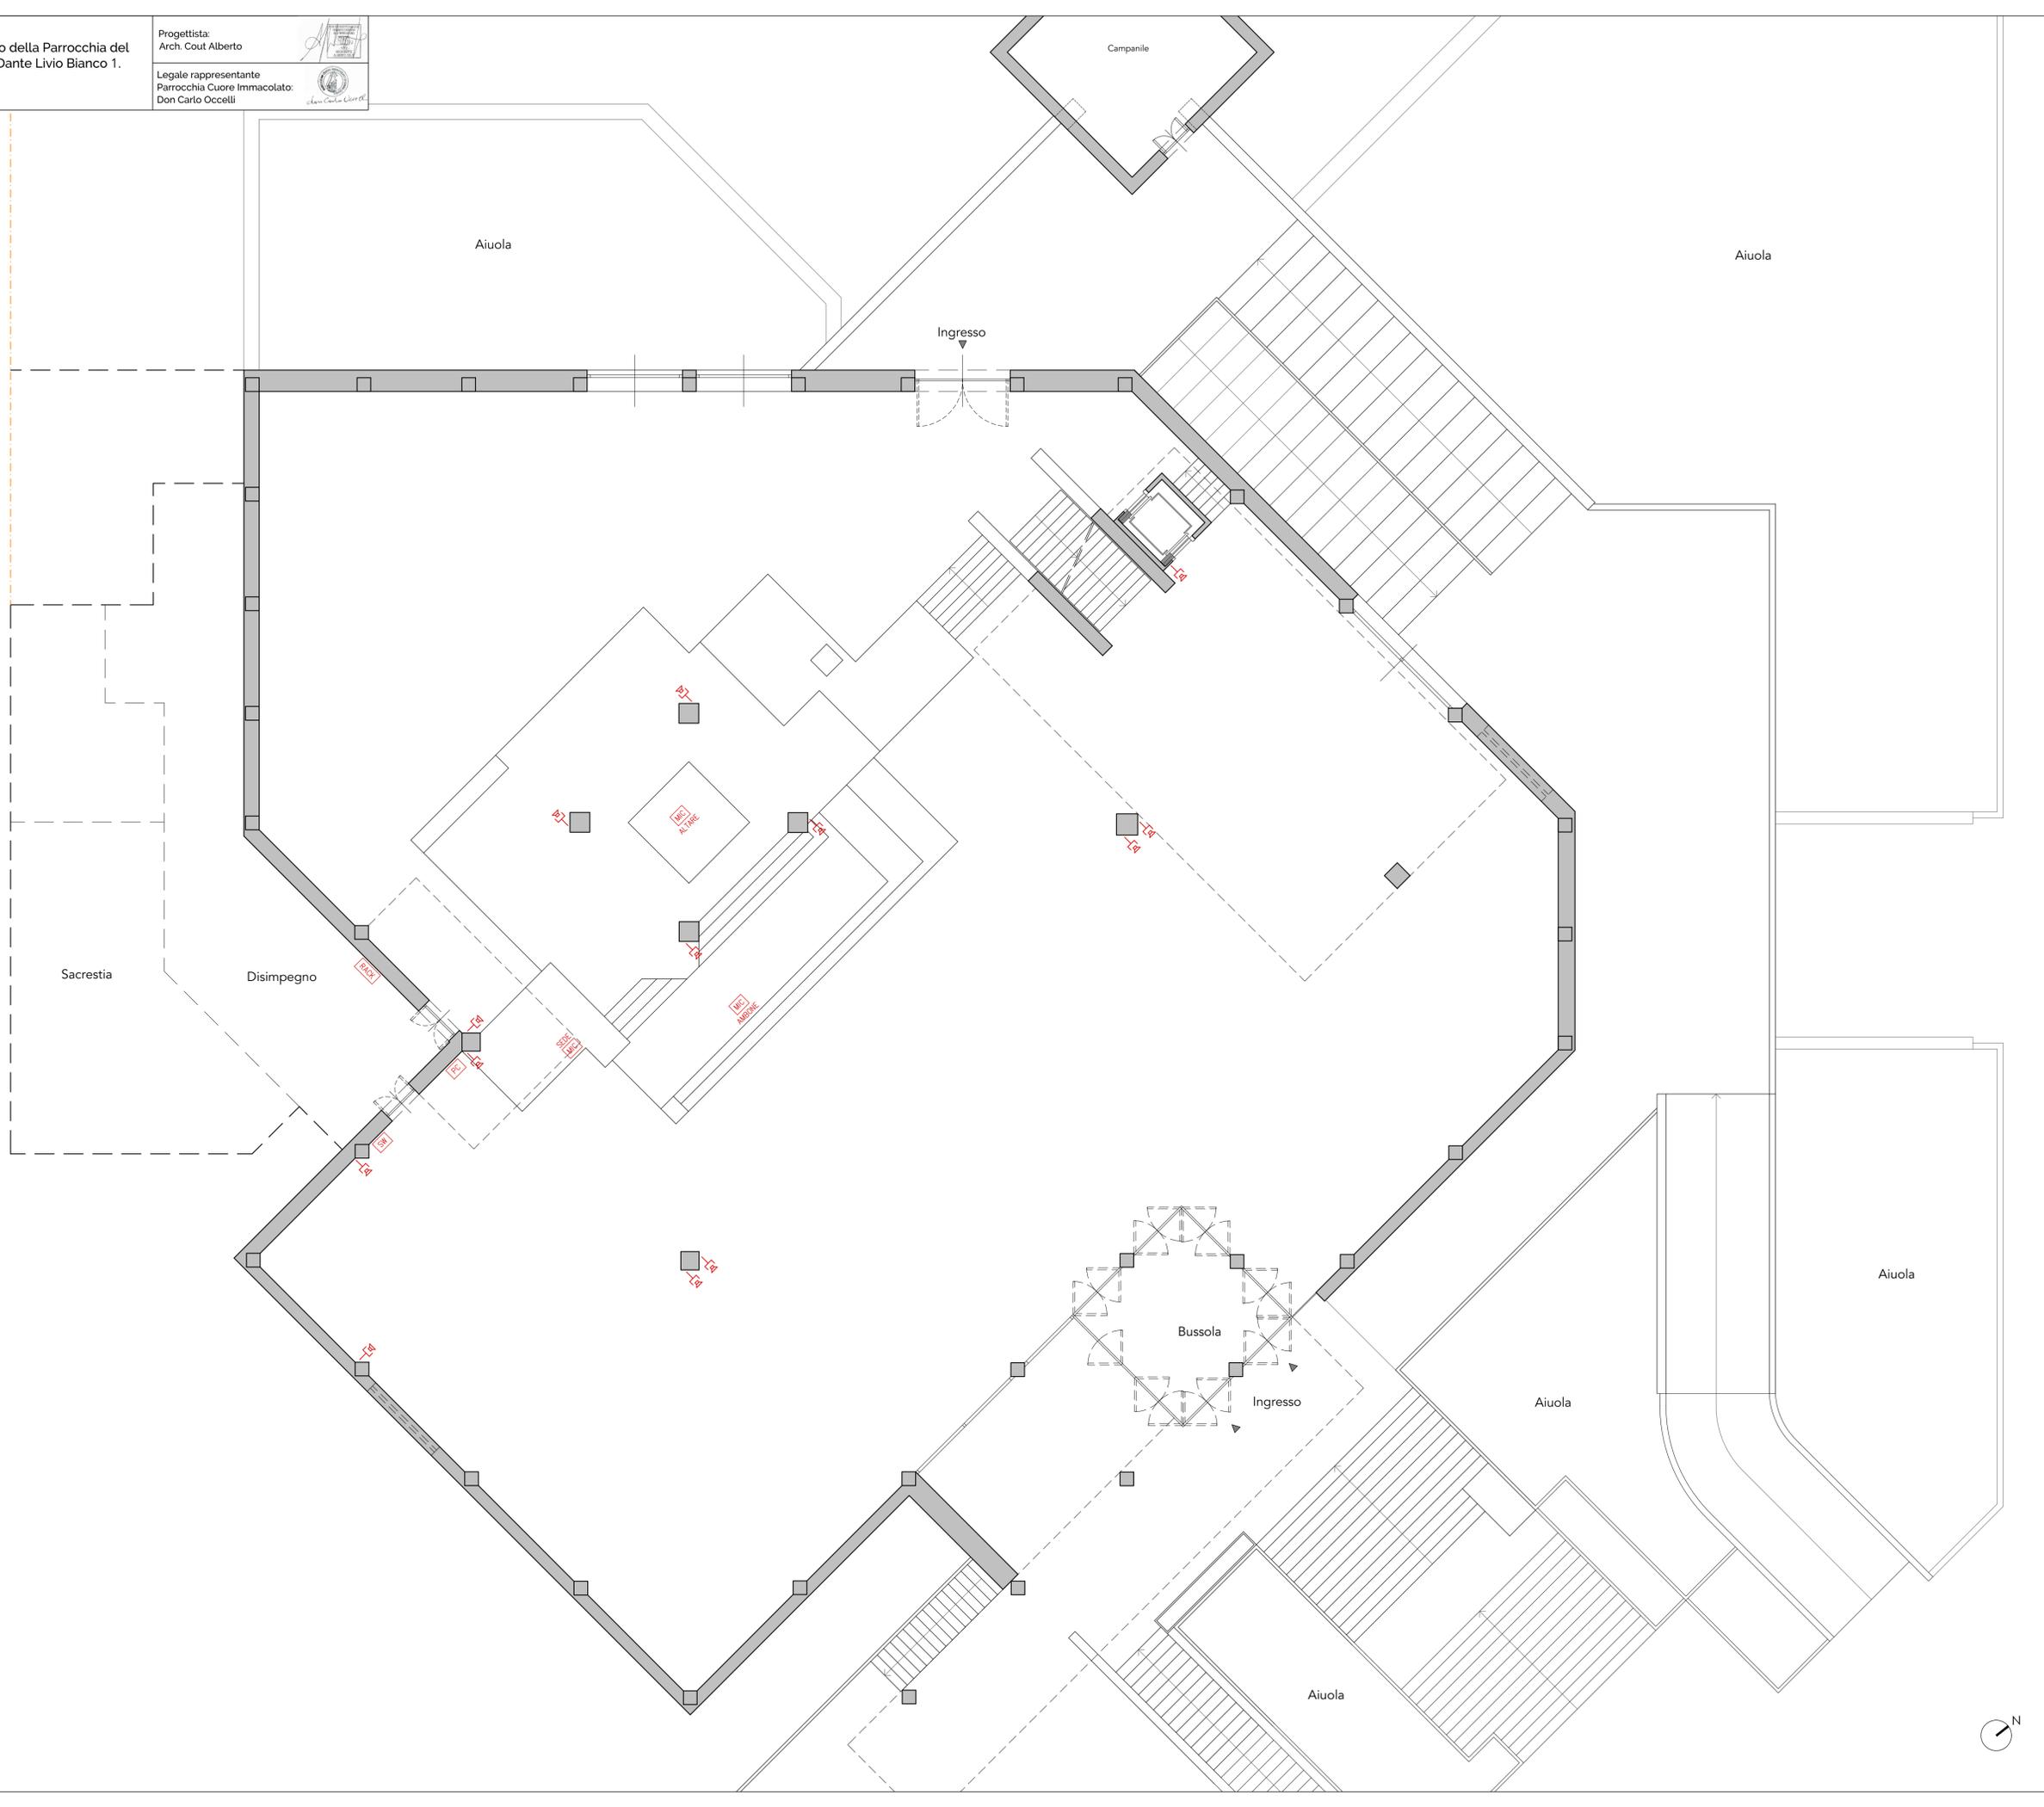




PIANTA STATO DI PROGETTO
Progetto Impianto Elettrico

Pianta Piano Terra
Scala 1:100


Simbolo	Descrizione
	Quadro elettrico generale
	Comando domestico
	Torretta prese composta da: interruttore o protezione di 3 prese Unel F30 universali
	Preso Unel F30 universale
	Predisposizione presa trasmissione dati
	Complesso autonomo di illuminazione di sicurezza o led
	Apparecchio a sospensione per illuminazione di sicurezza o led 32W alimentato da gruppo scoccatore
	Alimentazione sonda ambiente (fornita da altro Ditta). Posizione da definire.
	Alimentazione collettore idraulico (fornita da altro Ditta). Posizione da definire.
	Predisposizione tastiera inserimento impianto anti-intrusione
	Predisposizione rilevatore di presenza impianto anti-intrusione
	Predisposizione sirena esterna impianto anti-intrusione
	Piazzetta ispezionabile con chiusino in ghisa dimensioni 40x40cm
	Palo in acciaio zincato in basamento in cls
	Cavidotto interrato in pvc corrugato pesante ø110mm

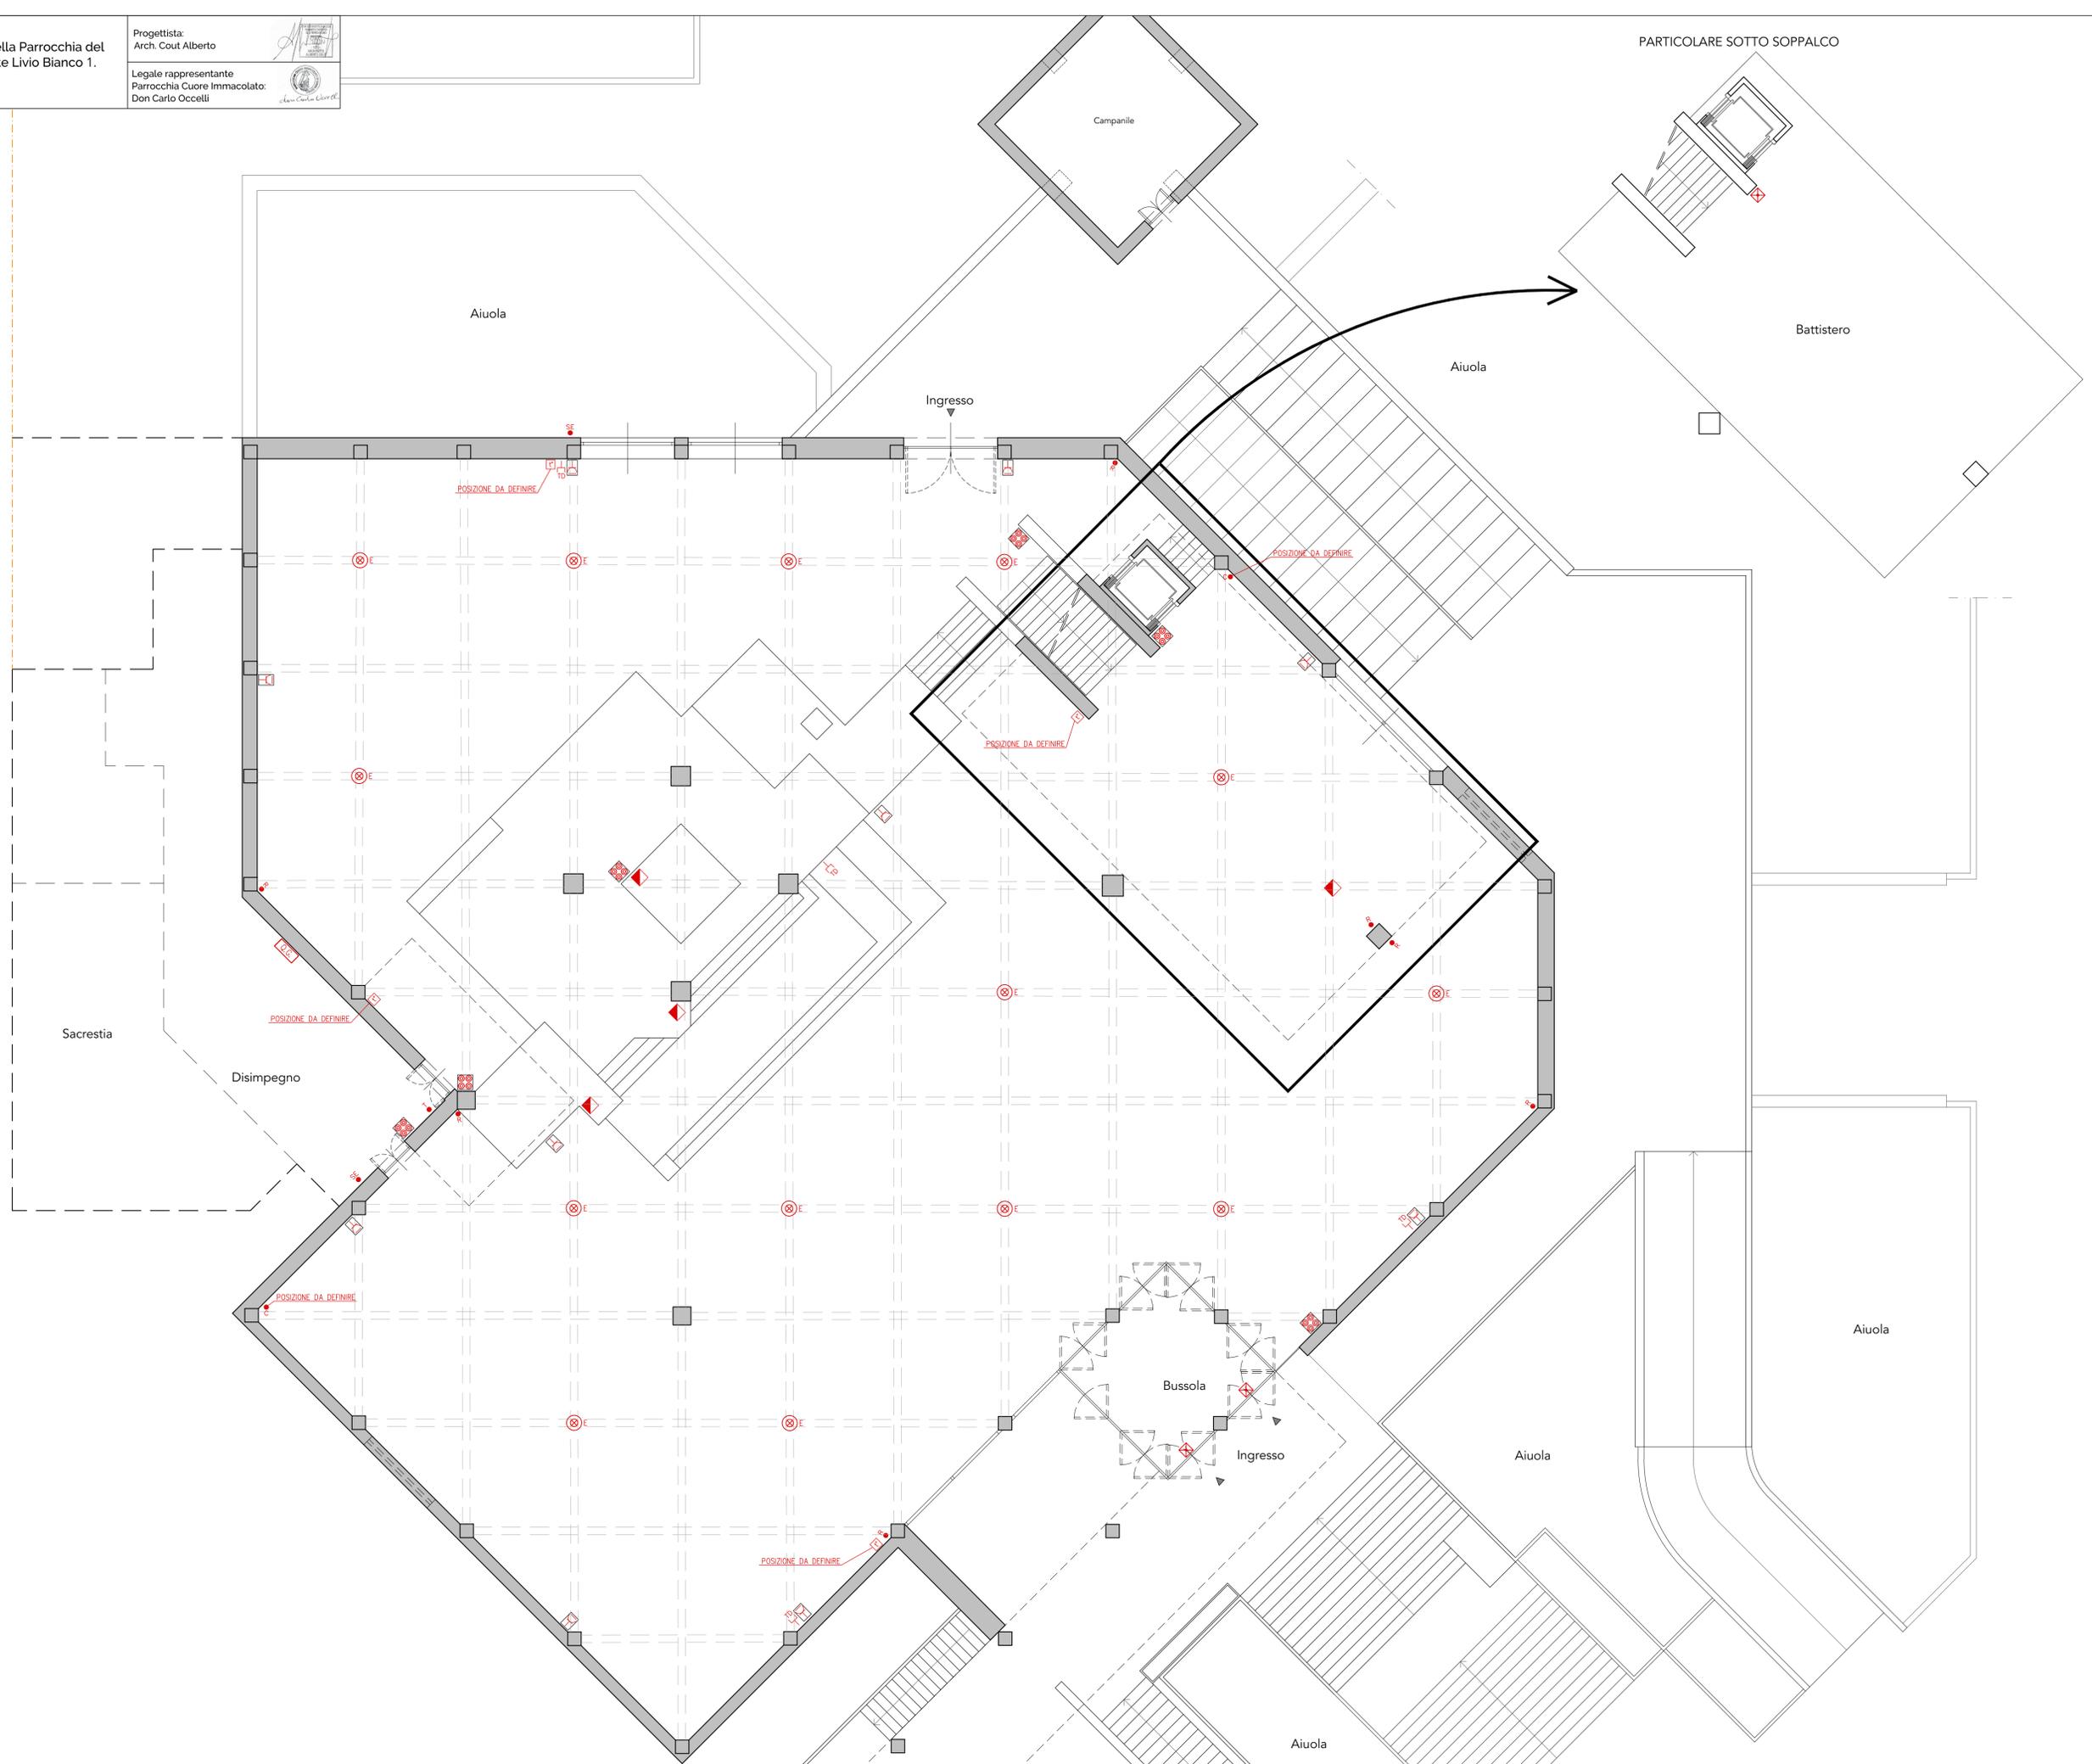


PIANTA STATO DI PROGETTO
Progetto Impianto
di Illuminazione

Pianta Piano Terra
Scala 1:100

Simbolo	Descrizione
	Corpo illuminante a parete a led 5,9W 890Lm, DALI, illuminazione colonne altare
	Corpo illuminante da incasso a pavimento a led 18W 2650Lm, DALI, illuminazione rodente muri perimetrali Tempio
	Corpo illuminante a parete a led 18W 2650Lm, DALI, illuminazione rodente muri perimetrali Tempio
	Corpo illuminante a sospensione a led 32W 4750Lm, DALI, illuminazione generale
	Faretto da incasso nel controsoffitto a led 10W 1200Lm, illuminazione sede e battistero
	Corpo illuminante da incasso a pavimento a led 12W 1800Lm, DALI, illuminazione bussola ingresso e battistero
	Proiettore per installazione su binario DALI a led 51W 6400Lm, illuminazione di accento altare
	N.10 proiettori DALI per installazione su binario, a led 12W 860Lm, illuminazione di accento altare / crocifisso
	Proiettore per installazione a parete a led 12W 1700Lm, illuminazione statua Madonna
	Proiettore per installazione a parete a led 12W 860Lm, illuminazione statua Gesù
	Striped 56 led/m, in profilo rigido di alluminio illuminazione perimetro Tempio e altare
	Proiettore per installazione su binario DALI a soffitto, led 51W 6400Lm, illuminazione di notturna vetrate
	Proiettore per installazione su palo, a led 51W 6400Lm, illuminazione esterna vetrate
	Proiettore per installazione a parete, a led 51W 6400Lm, illuminazione esterna vetrate

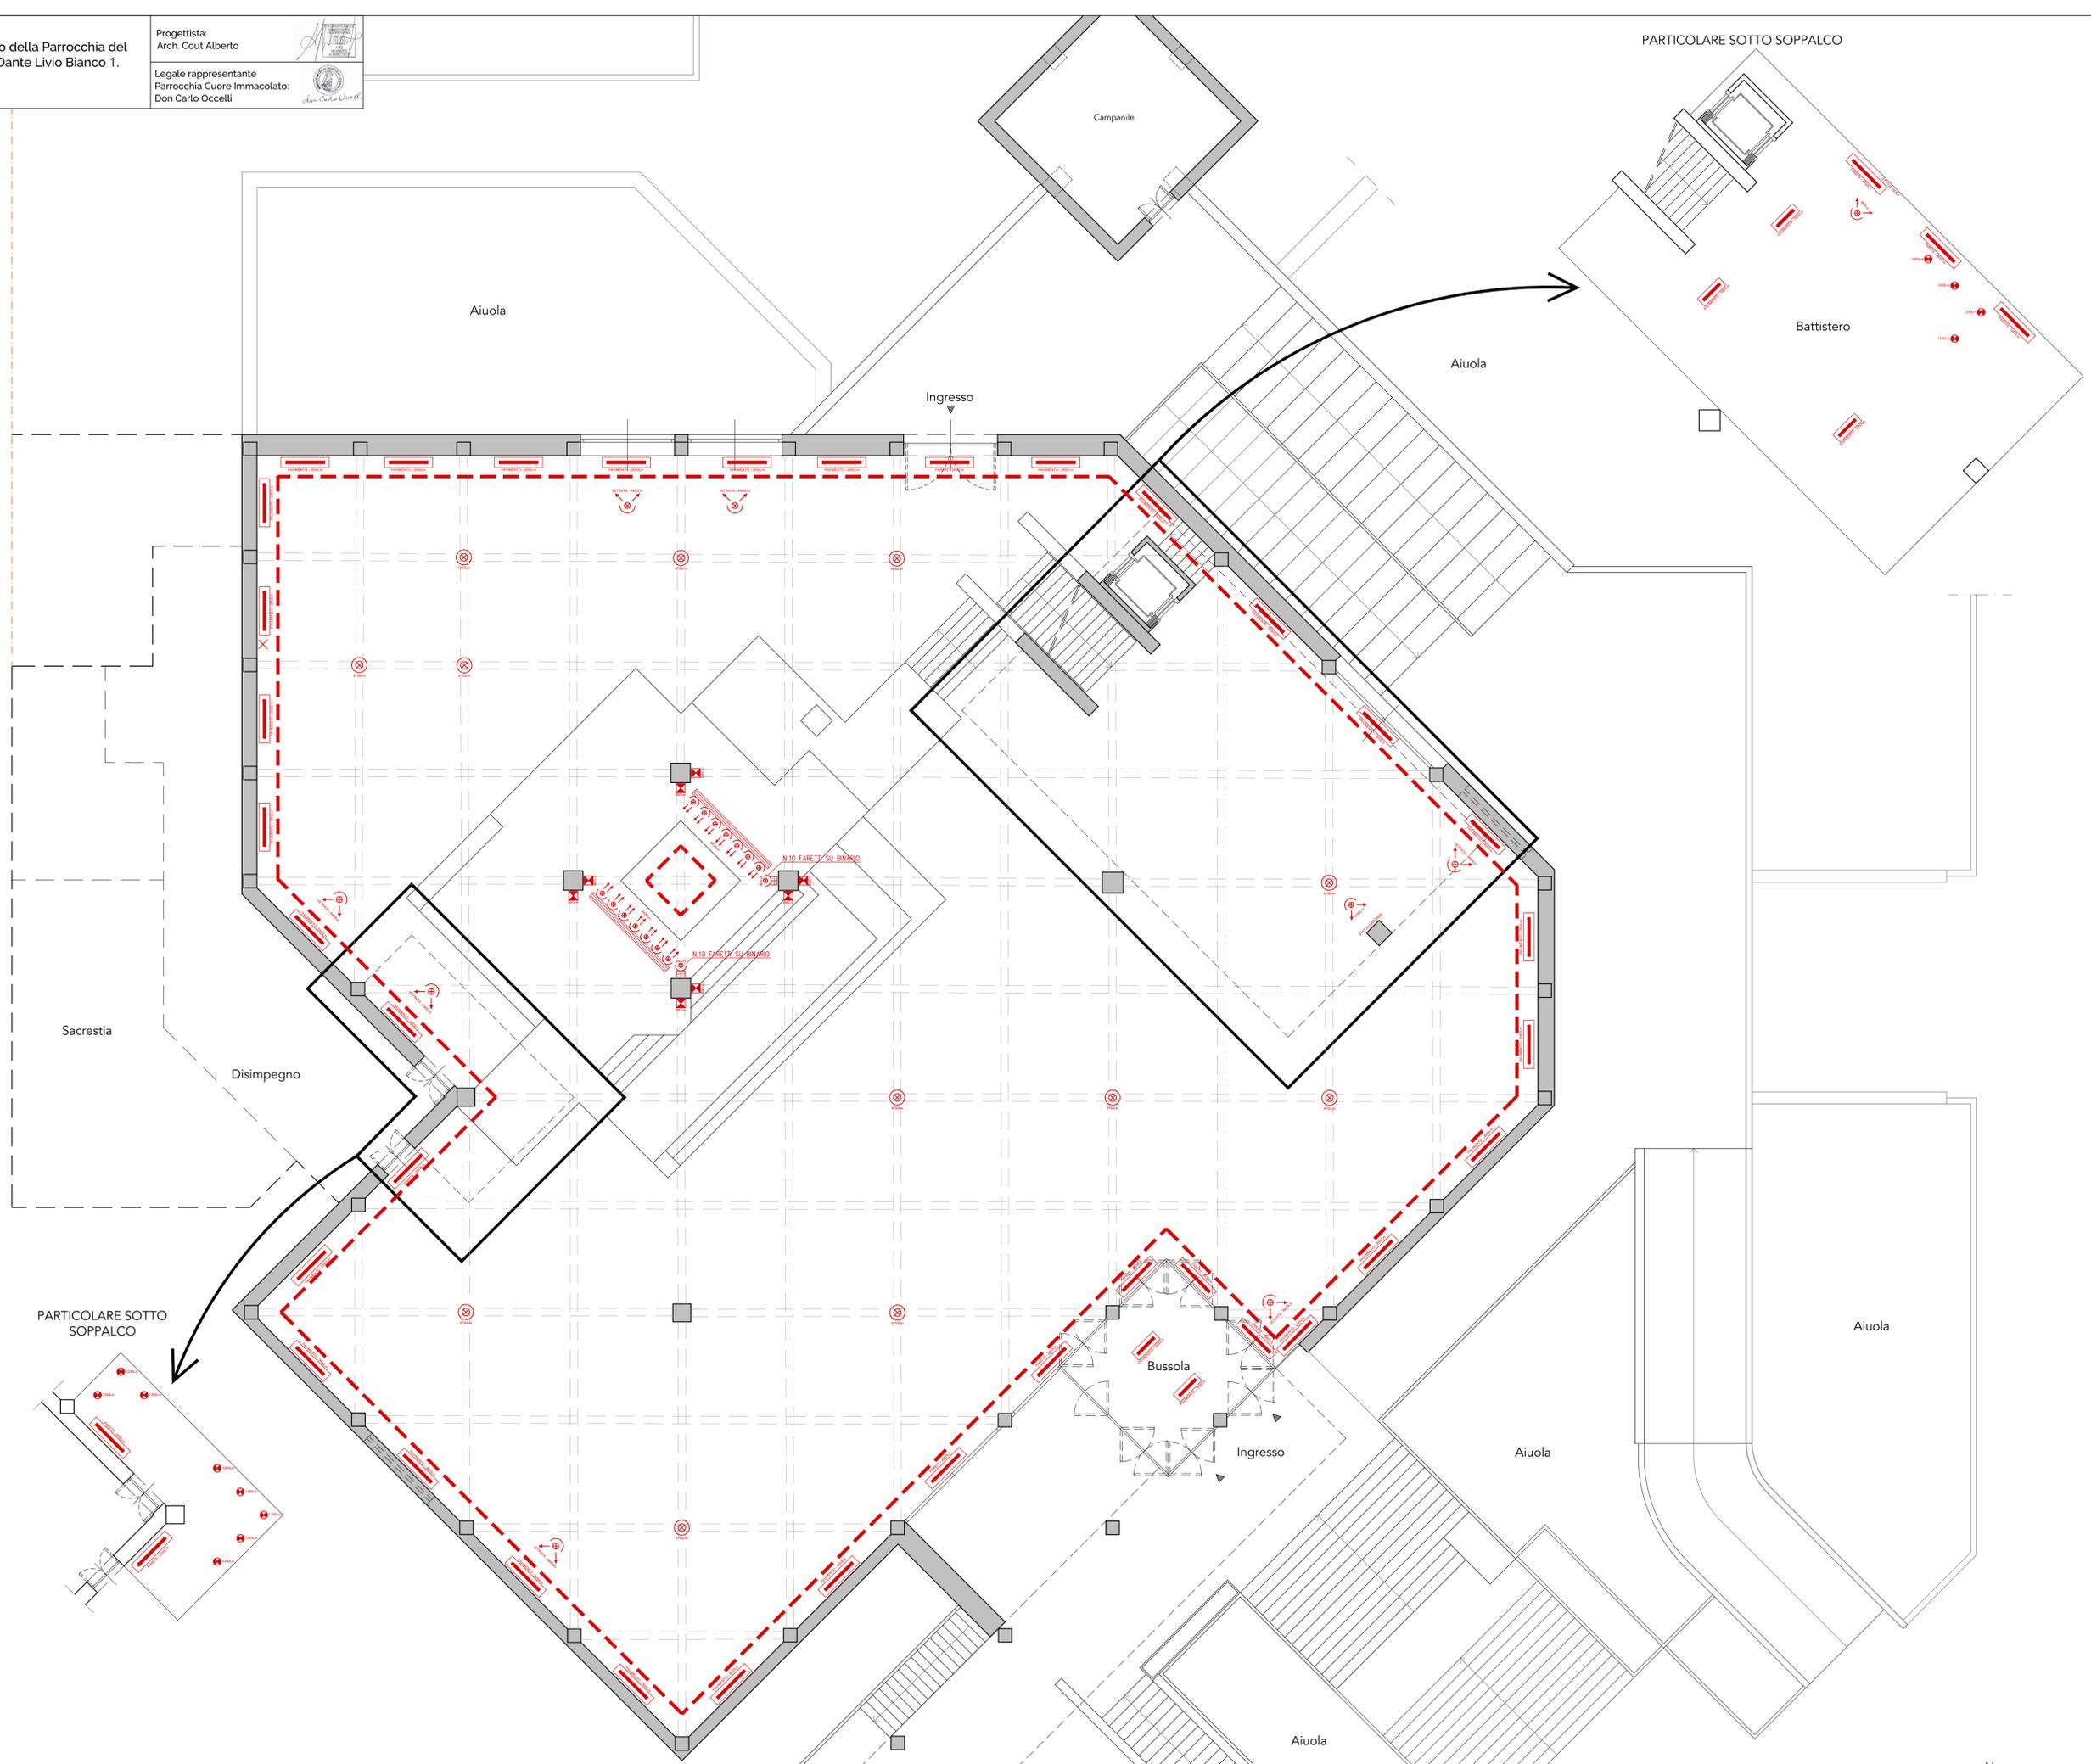

PARTICOLARE SOTTO SOPPALCO

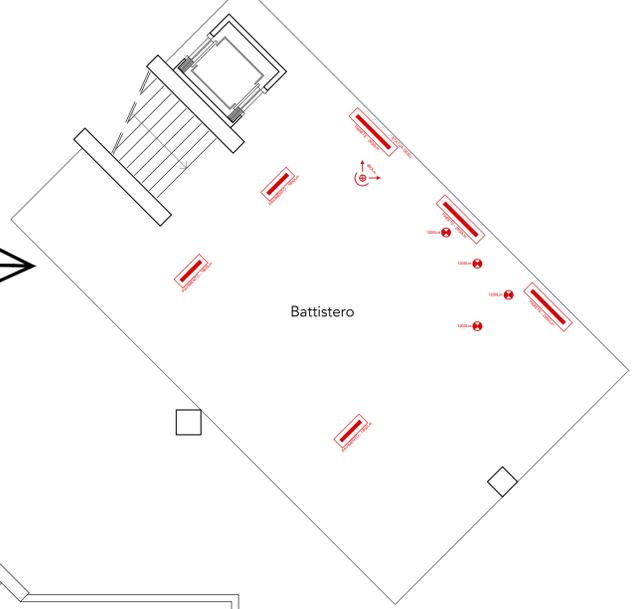

PARTICOLARE SOTTO SOPPALCO

